
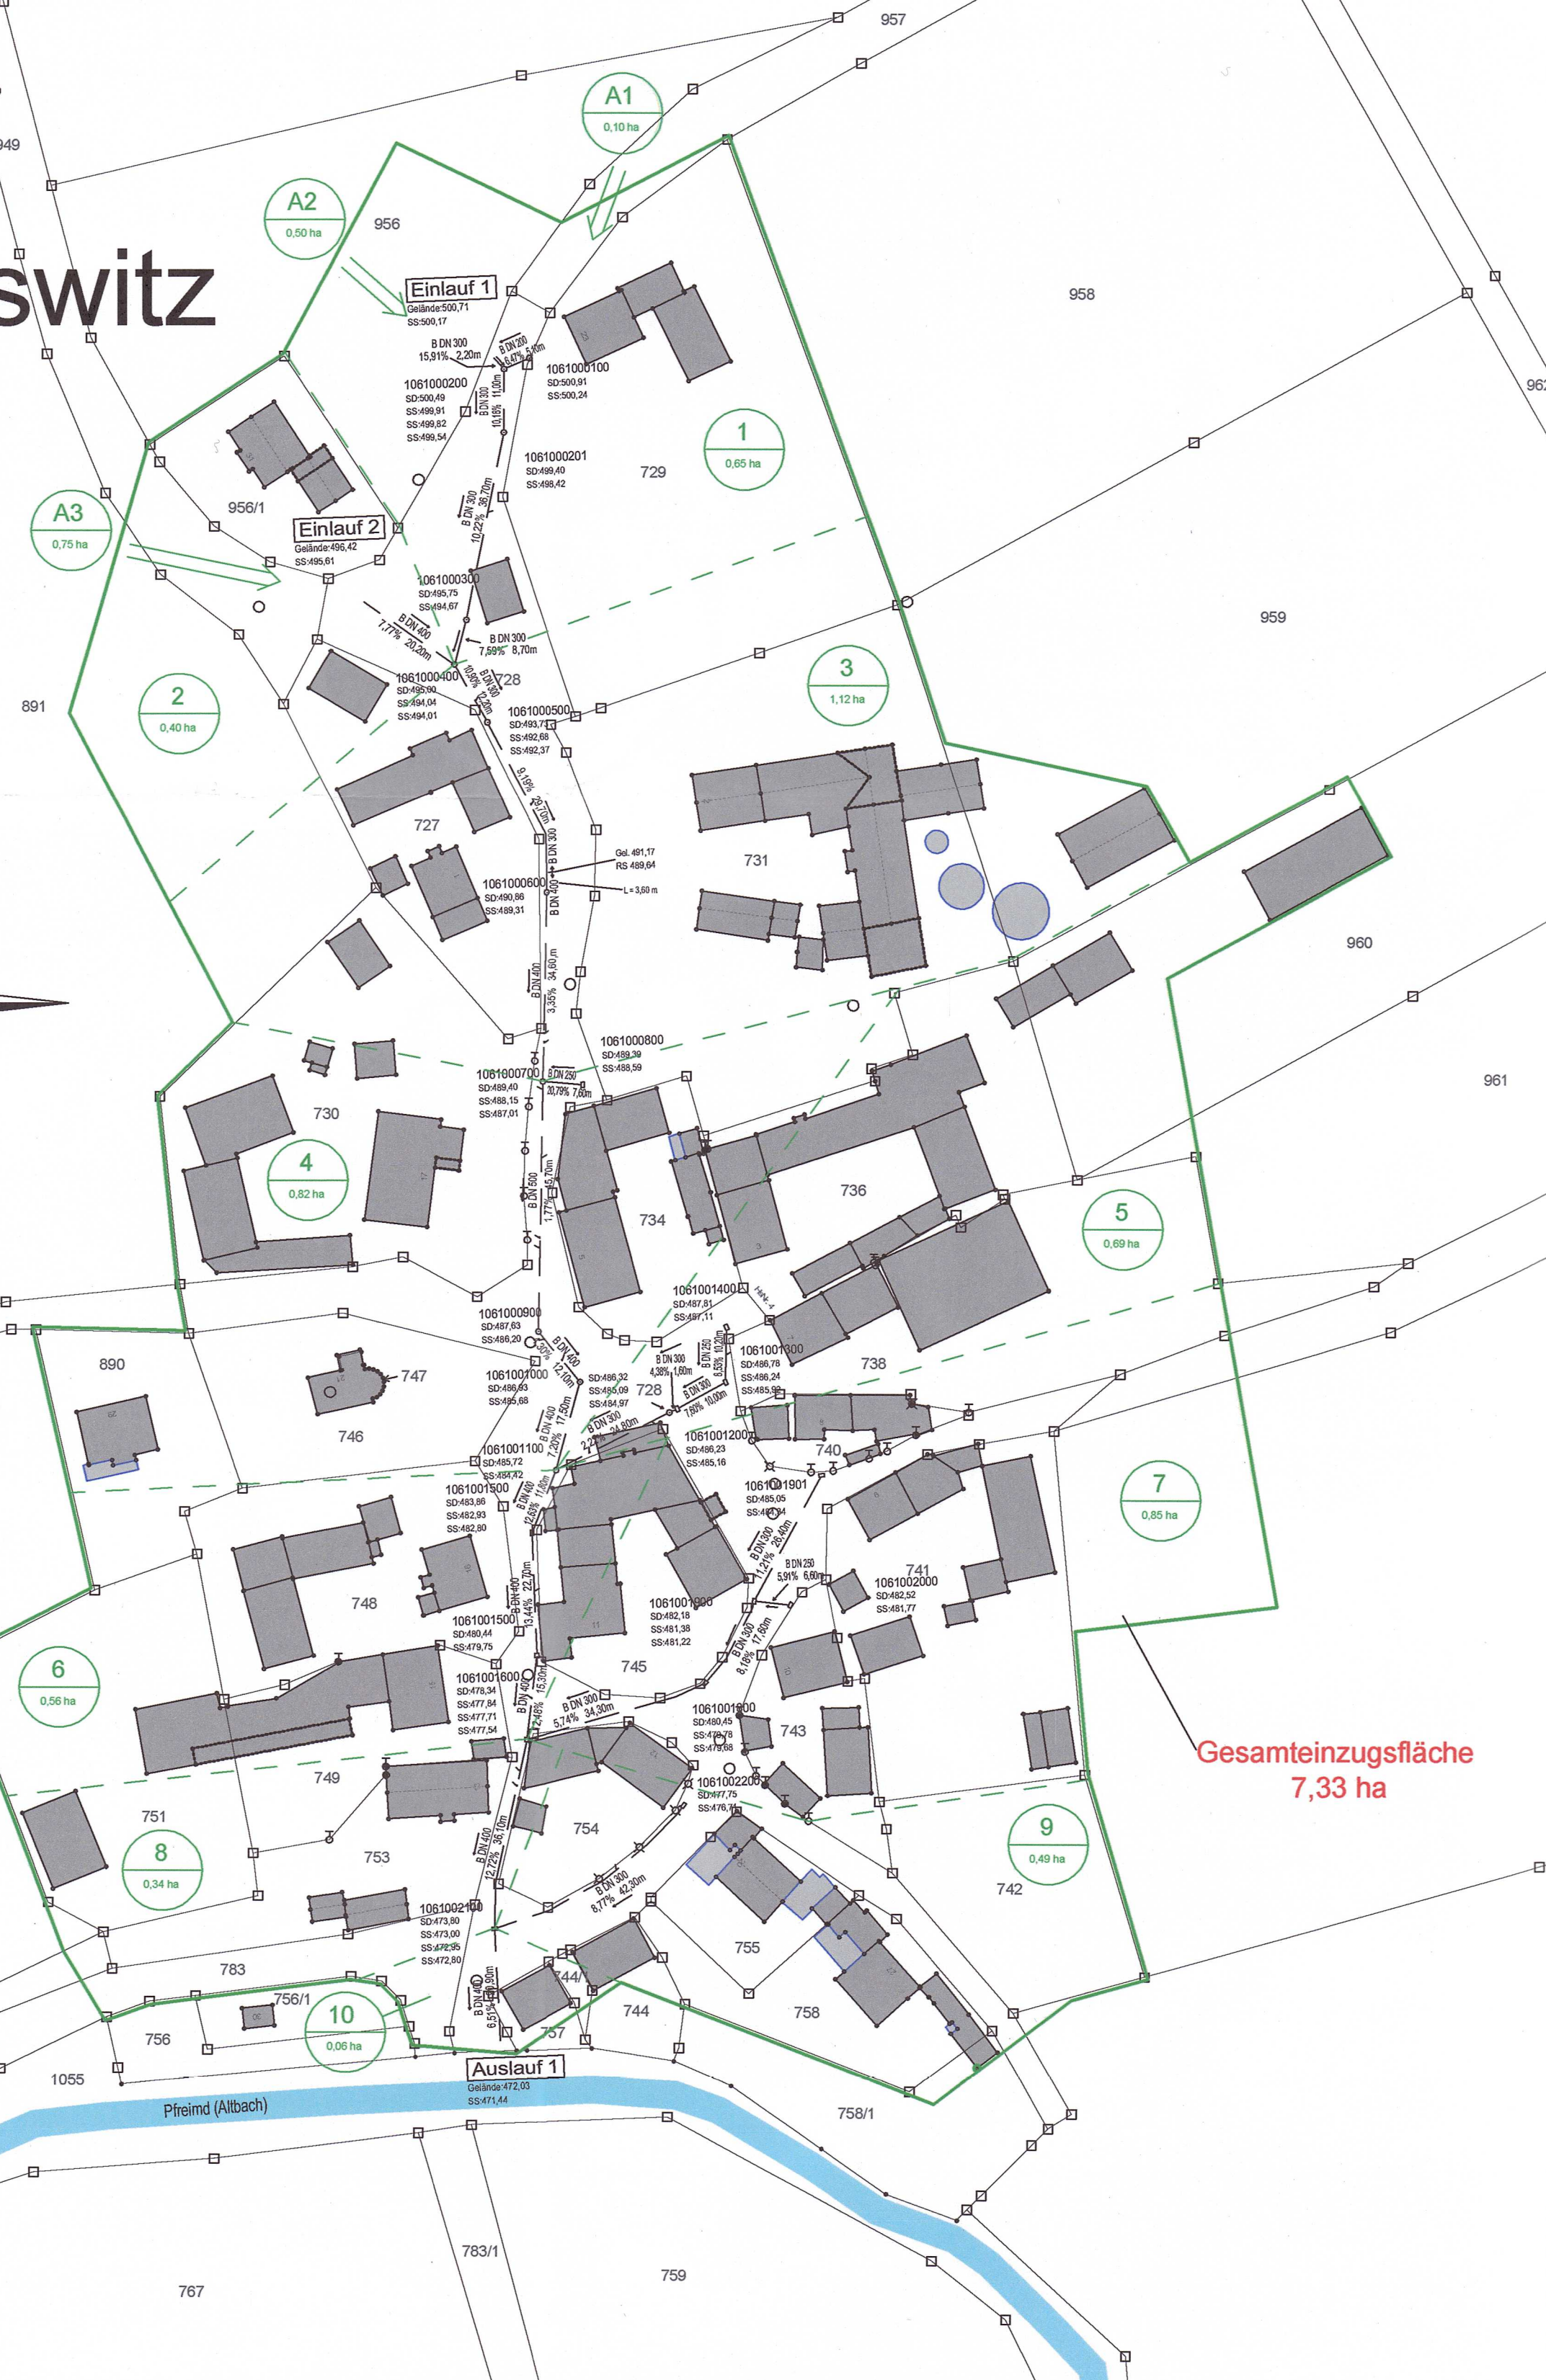


Altentreswitz

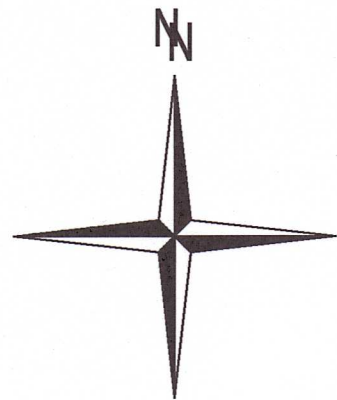

Zeichenerklärung

- Gesamteinzugsgebiet
- Teileinzugsgebiet
- Teilgebietsnummer und Teilgebietsgröße in ha
- Regenwasserkanal

1061000300
SD:495,75
SS:494,67

1061000201
SD:499,40
SS:498,42

B DN 300
10,22% 35,70m

Änderungen:

Index	Art d. Änderung	am	gez. von	gepr. von

Bauherr:
Stadt Vohenstrauß
 Marktplatz 9
 92648 Vohenstrauß

Vohenstrauß, **10. Feb. 2023**

Ort, Datum

Andreas Würzhofer
 Erster Bürgermeister

Bauherr

Auftragnehmer:
**Beratende Ingenieure
 Bauingenieurwesen**
 Braunsriether Weg 2, 92648 Vohenstrauß
 TEL 09651.92403 0, FAX 09651.92403 9
 info@ibbamler.de

Vohenstrauß, 30.01.2023

Ort, Datum

Auftragnehmer

A. Pinter
 gez. von

M. Zwick
 gepr. von

**Bamler
 Bauingenieur GmbH**
 Wasser Abwasser Straßen Städtebau Vermessung

Projekt:
**WASSERRECHT 2023
 Abwasseranlage der Stadt Vohenstrauß für die Ortsteile
 Altentreswitz und Kößing
 Kanalnetzüberrechnung**

Projekt-/Plannummer:
B016-044-01

Plan:
**Lageplan 1
 Regenwassernetz Altentreswitz**

Maßstab:
1:1000